


LEGENDA
VZ SITUACE 1:000

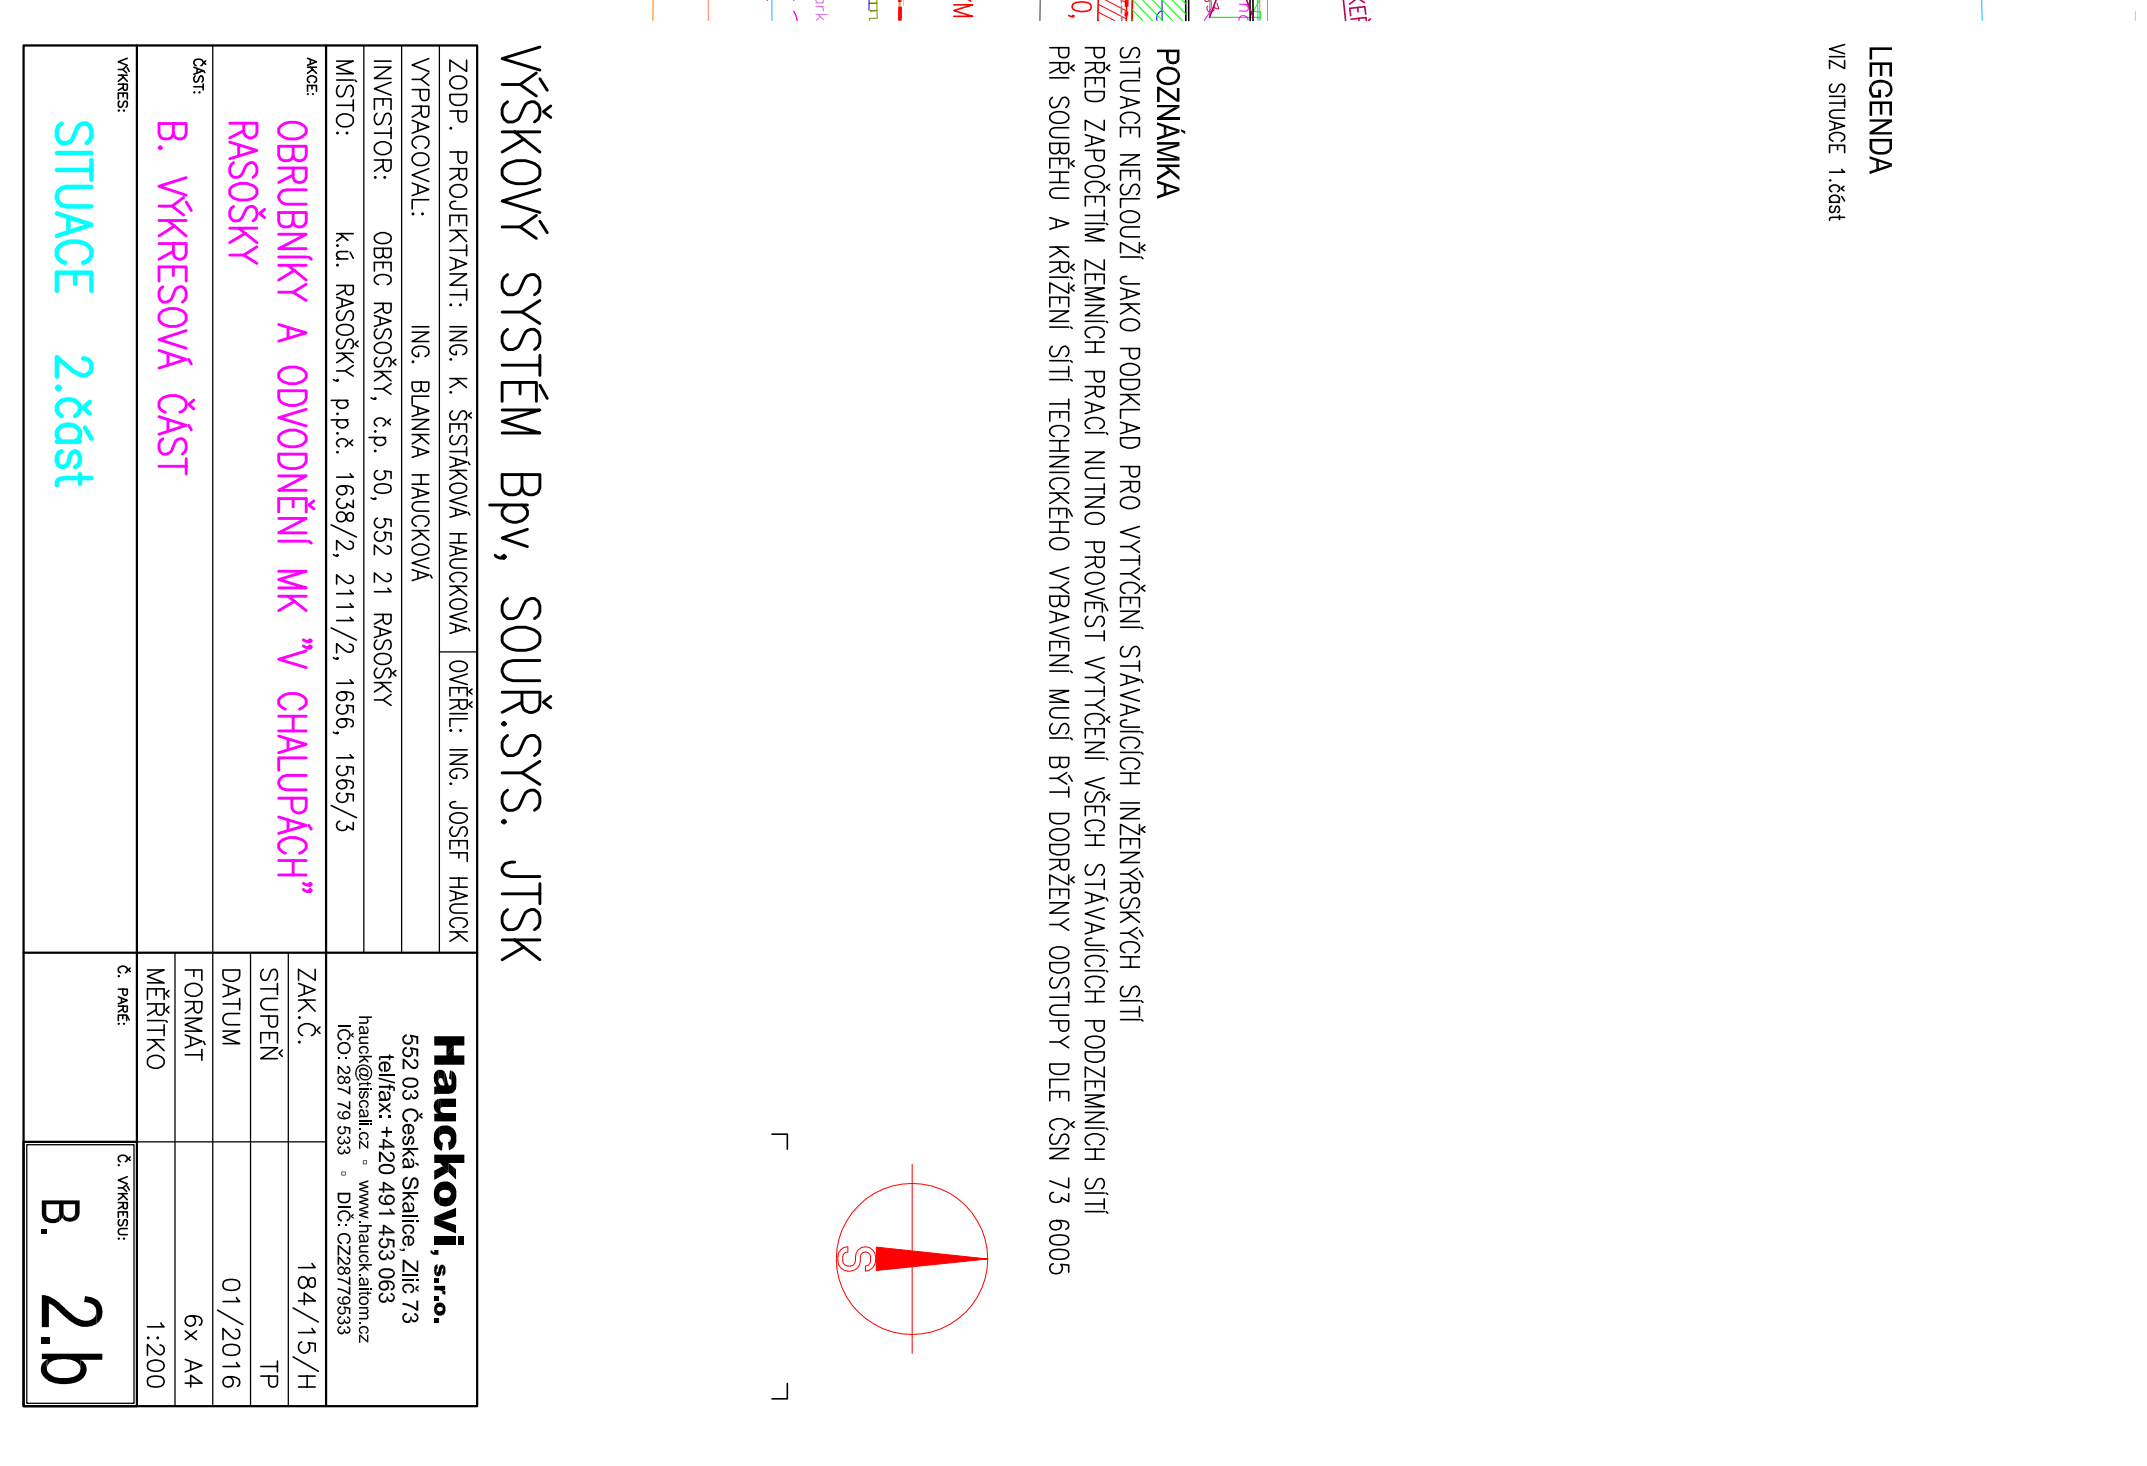

VÝŠKOVÝ SYSTÉM BpV, SOUŘ. SYS. JTSK

ZODP. PROJEKTANT: ING. K. ŠESTÁKOVÁ HAIČKOVÁ [Ověřil: ING. JOSEF HAIČEK]	Haucková, s.r.o.
VYPRACOVAL: ING. BLANKA HAIČKOVÁ	692 03 Česká Slavia, z.ú.č. 73
INVESTOR: OBEC RASOŠKY, č.p. 50, 552 21 RASOŠKY	hauck@hauck.cz - www.hauck.cz
MÍSTO: K.Ú. RASOŠKY, p.p.č. 1638/2, 2111/2, 1636, 1565/3	ICO: 287 79 533 - CZ028779533
RASOŠKY	ZAK.Č. 184/15/H
OBRUBNÍKY A ODVODNĚNÍ MK "V CHALUPÁCH"	STUPĚŇ TP
B. VYKRESOVÁ ČÁST	01/2016
SITUACE 2.část	FORMÁT 6x A4
	MĚŘÍTKO 1:200
VÝKRES	Z. MĚKČÍ
	Č. VÝKRESU: B. 2.b